



PART. TESTATA (AM100 ATTIVO)

SCALA 1:20

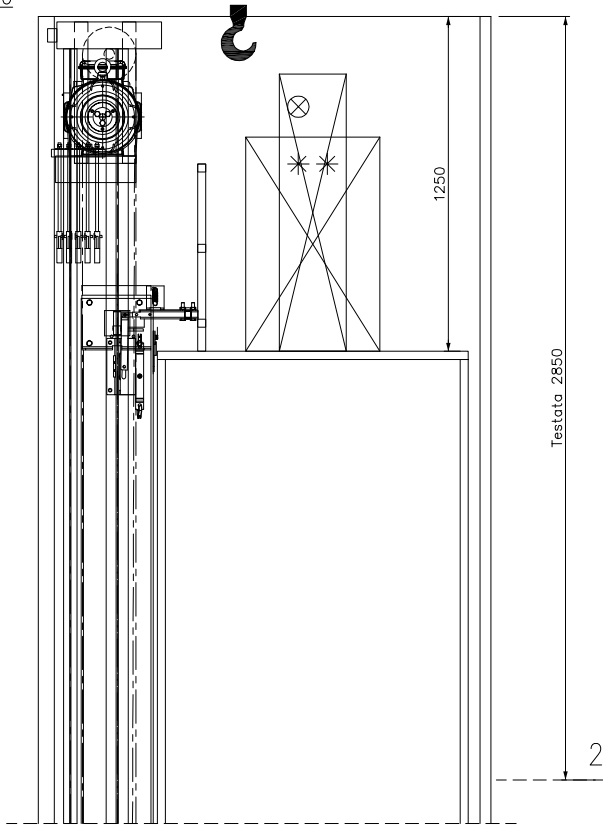


SEZIONE A-A Ganci 1000 daN SCALA 1:20 da togliere dopo il montaggio

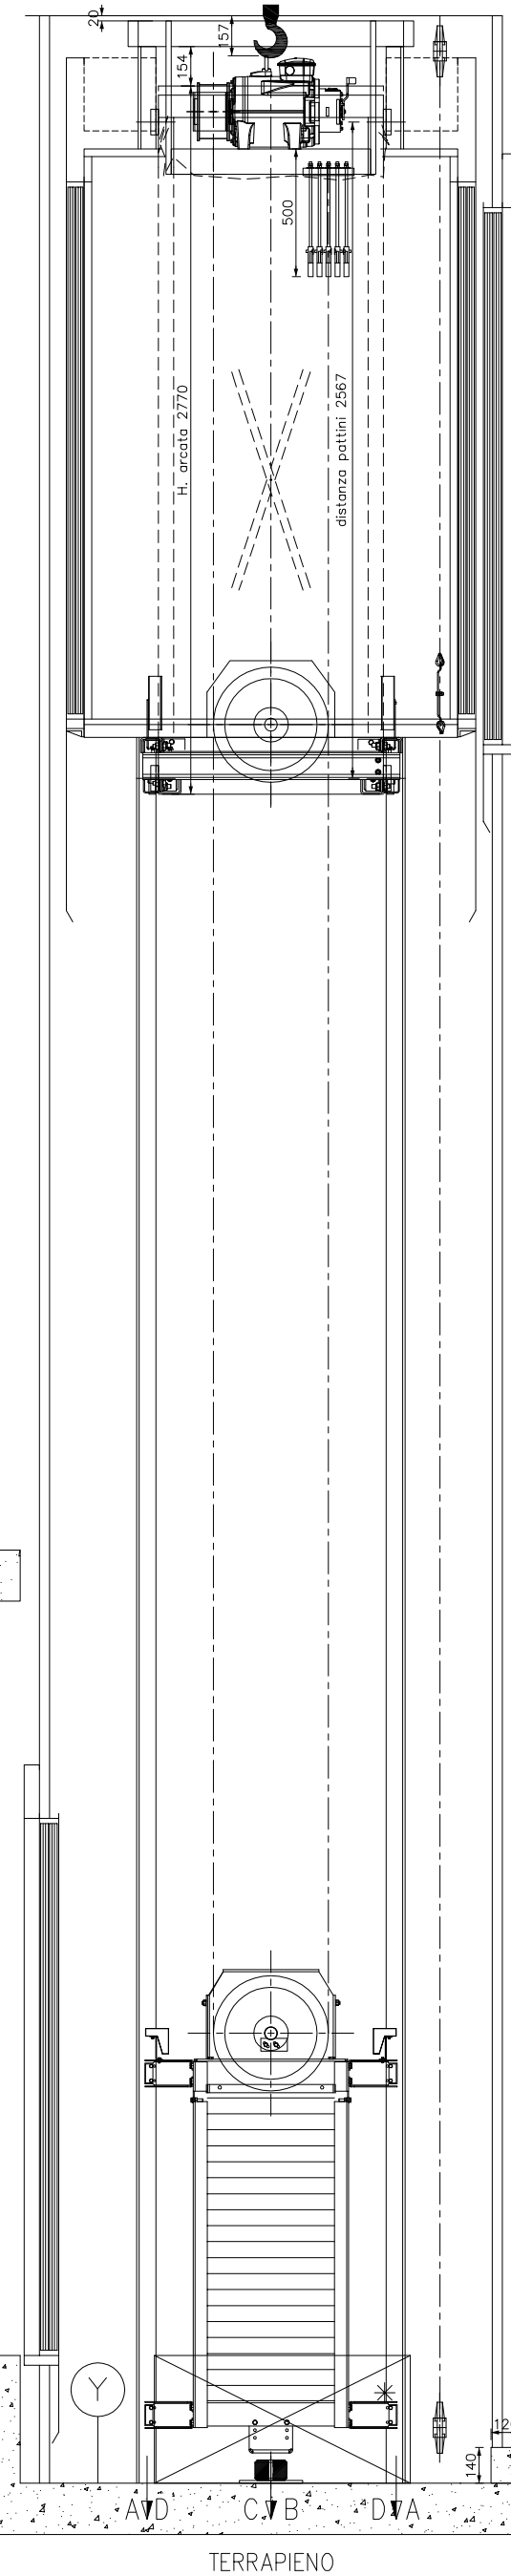


PART. FOSSA (AM100 ATTIVO)

SCALA 1:20

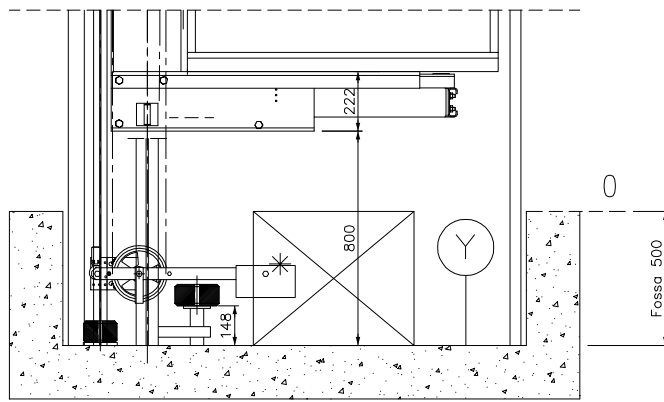


PIANTA FOSSA

SCALA 1:20

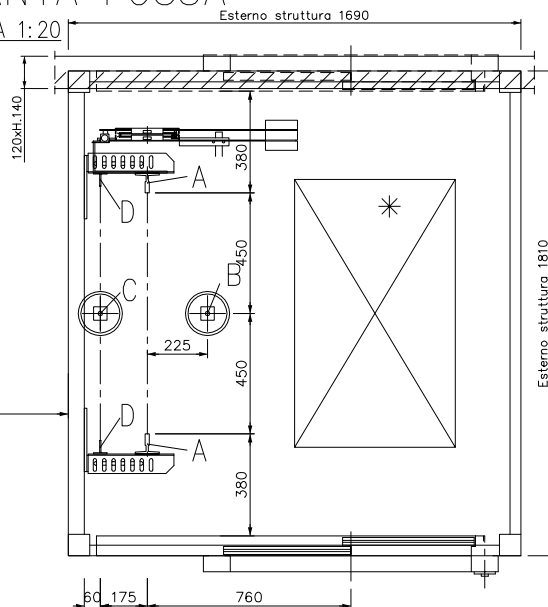

PIANTA TESTATA

SCALA 1:20

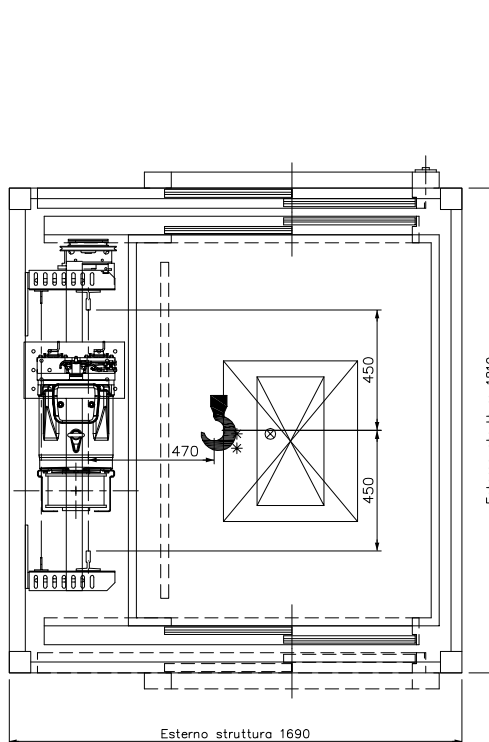


VENTILAZIONE VANO CORSA E LOCALE MACCHINE SECONDO NORMATIVA ASCENSORI

SEZIONE ORIZZONTALE VANO CORSA	Sv=	3.06 mq.
SEZIONE MINIMA CAMINO	% 1 Sv=	0.03 mq.
SEZIONE CAMINO (3% min se disciplina antinc.)	Sv=	0.20 mq.
SEZIONE ORIZZONTALE LOCALE MACCHINA	Sl=	.. mq.
SEZIONE MINIMA CAMINO (se antinc.)	% 1 Sl=	.. mq.
SEZIONE CAMINO (disciplina antincendio)	Sl=	.. mq.

N.B.: Se l'impianto e' soggetto alla disciplina antincendio, interpellare il locale comando dei VV.FF.
- interpellare l'ispettorato antincendio competente nel territorio per verificare l'eventuale necessita' di installazione di porte antincendio (REI)
- per edifici di civile abitazione con altezza antincendi uguale o superiore a 12 mt interpellare l'ispettorato Antincendi competente per territorio

PIANTA PONTEGGIO


SCALA 1:20

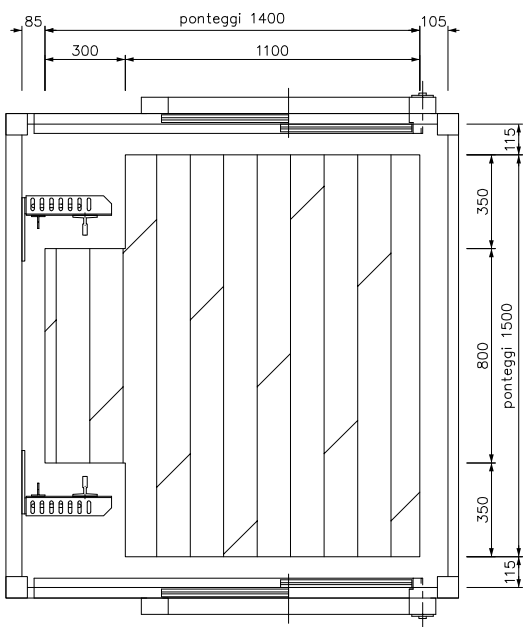

QUADRO al piano 0
H. 2200mm

PIANTA VANO

SCALA 1:20

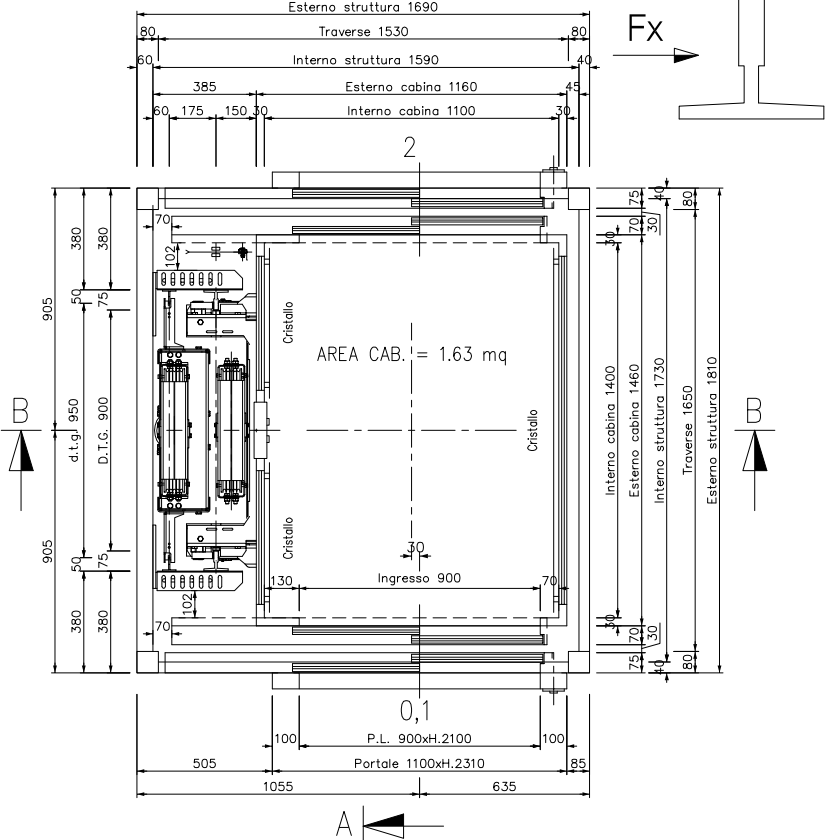

X = Pendenza raccomandata verso l'esterno a tutti i piani.
Y = Protezione in fossa contro infiltrazioni d'acqua.