



PIANTA TESTATA

SCALA 1:20

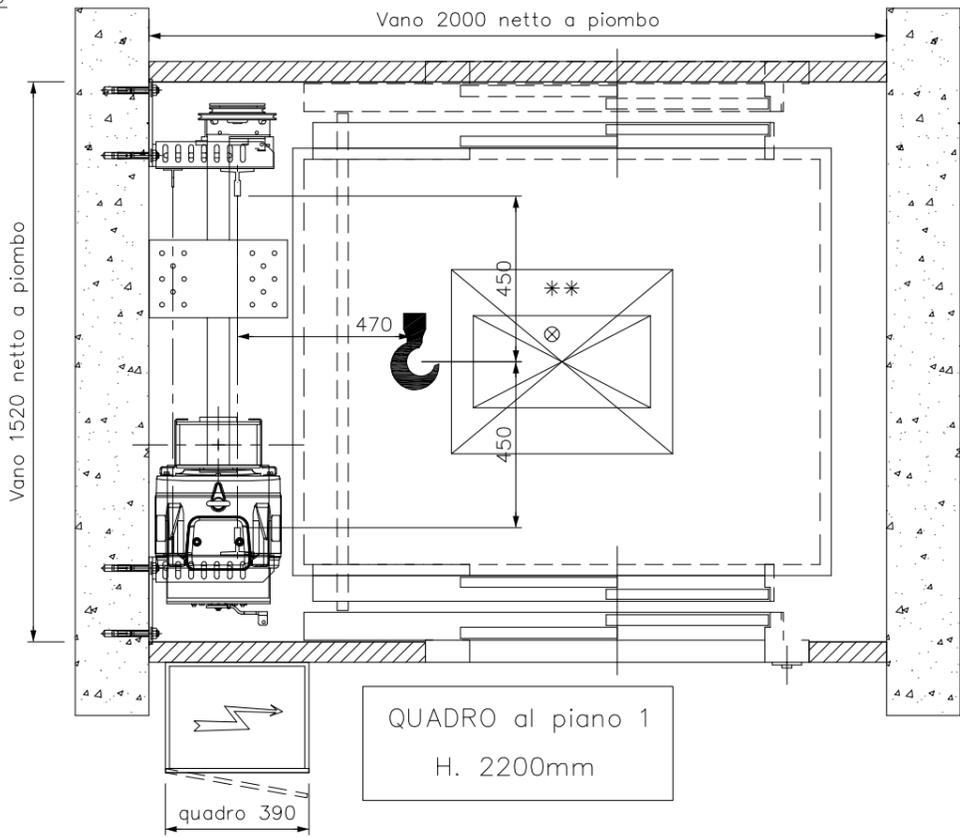


SEZIONE A-A (CMF attivato)

SCALA 1:20

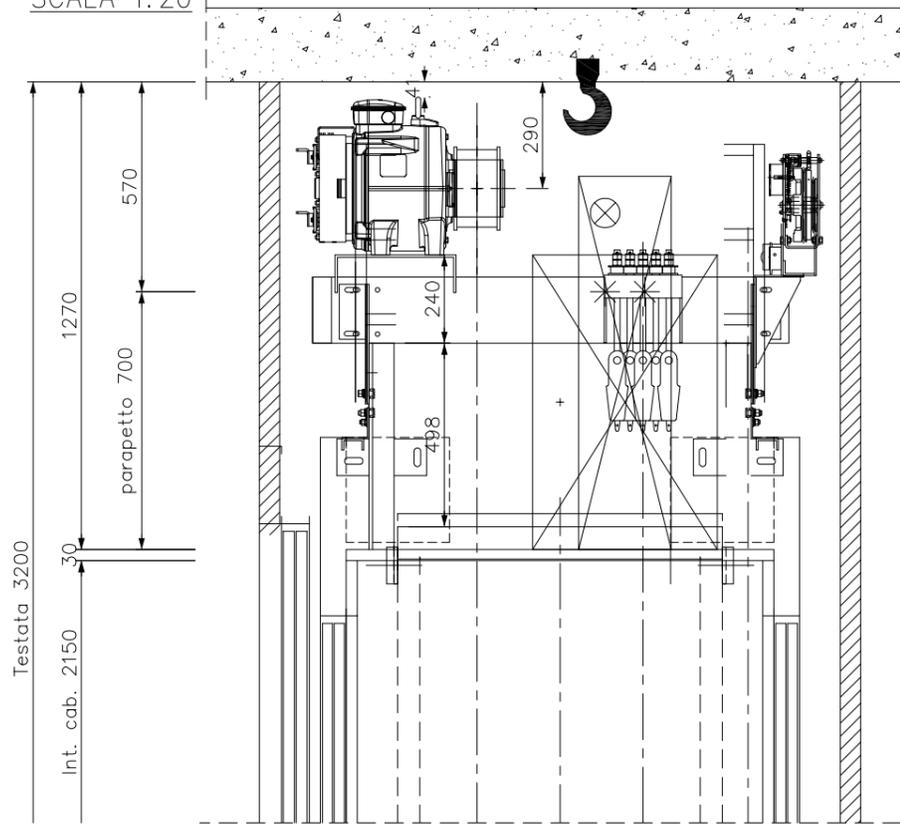


PIANTA PONTEGGI

SCALA 1:20

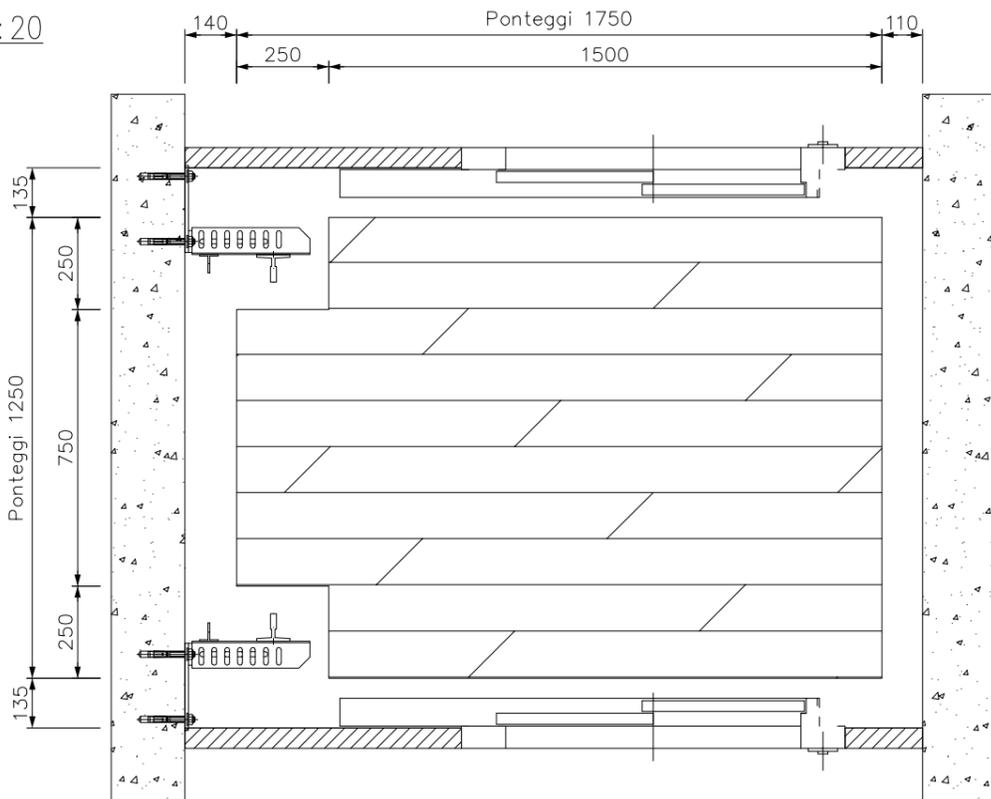

PIANTA FOSSA

SCALA 1:20

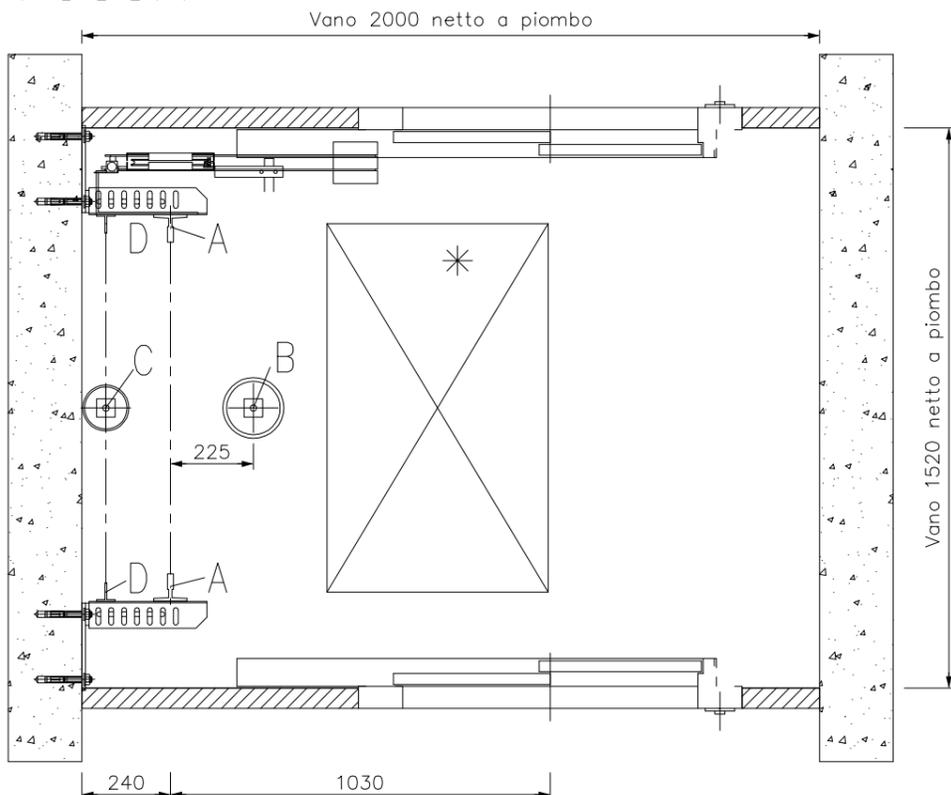

VENTILAZIONE VANO CORSA E ARMADIO MACCHINE SECONDO NORMATIVA ASCENSORI

SEZIONE ORIZZONTALE VANO CORSA	Sv= 3.04	mq.
SEZIONE MINIMA CAMINO	1 % Sv= 0.03	mq.
SEZIONE CAMINO (disciplina antincendio)	Sv= 0.20	mq.
SEZIONE ORIZZONTALE LOCALE MACCHINA	Sl= ..	mq.
SEZIONE MINIMA CAMINO (se antinc.)	1 % Sl= ..	mq.
SEZIONE CAMINO (disciplina antincendio)	Sl= 0.05	mq.

N.B.: Se l'impianto e' soggetto alla disciplina antincendio, interpellare il locale comando dei VV.FF.
 - interpellare l'ispettorato antincendio competente nel territorio per verificare l'eventuale necessita' di installazione di porte antincendio (REI)
 - per edifici di civile abitazione con altezza antincendi uguale o superiore a 12 mt interpellare l'ispettorato Antincendi competente per territorio

collocamento ARMADIO in ambiente interno, asciutto e al riparo dalle intemperie. La temperatura nell'armadio deve essere compresa tra 5° e 40°

Accesso all' ARMADIO diretto, agevole, sicuro e privo di servitu' di passaggio. altezza armadio 2100 mm

TABELLA DISPOSIZIONE PARAPETTO